



**PLANTA ELÉTRICA**

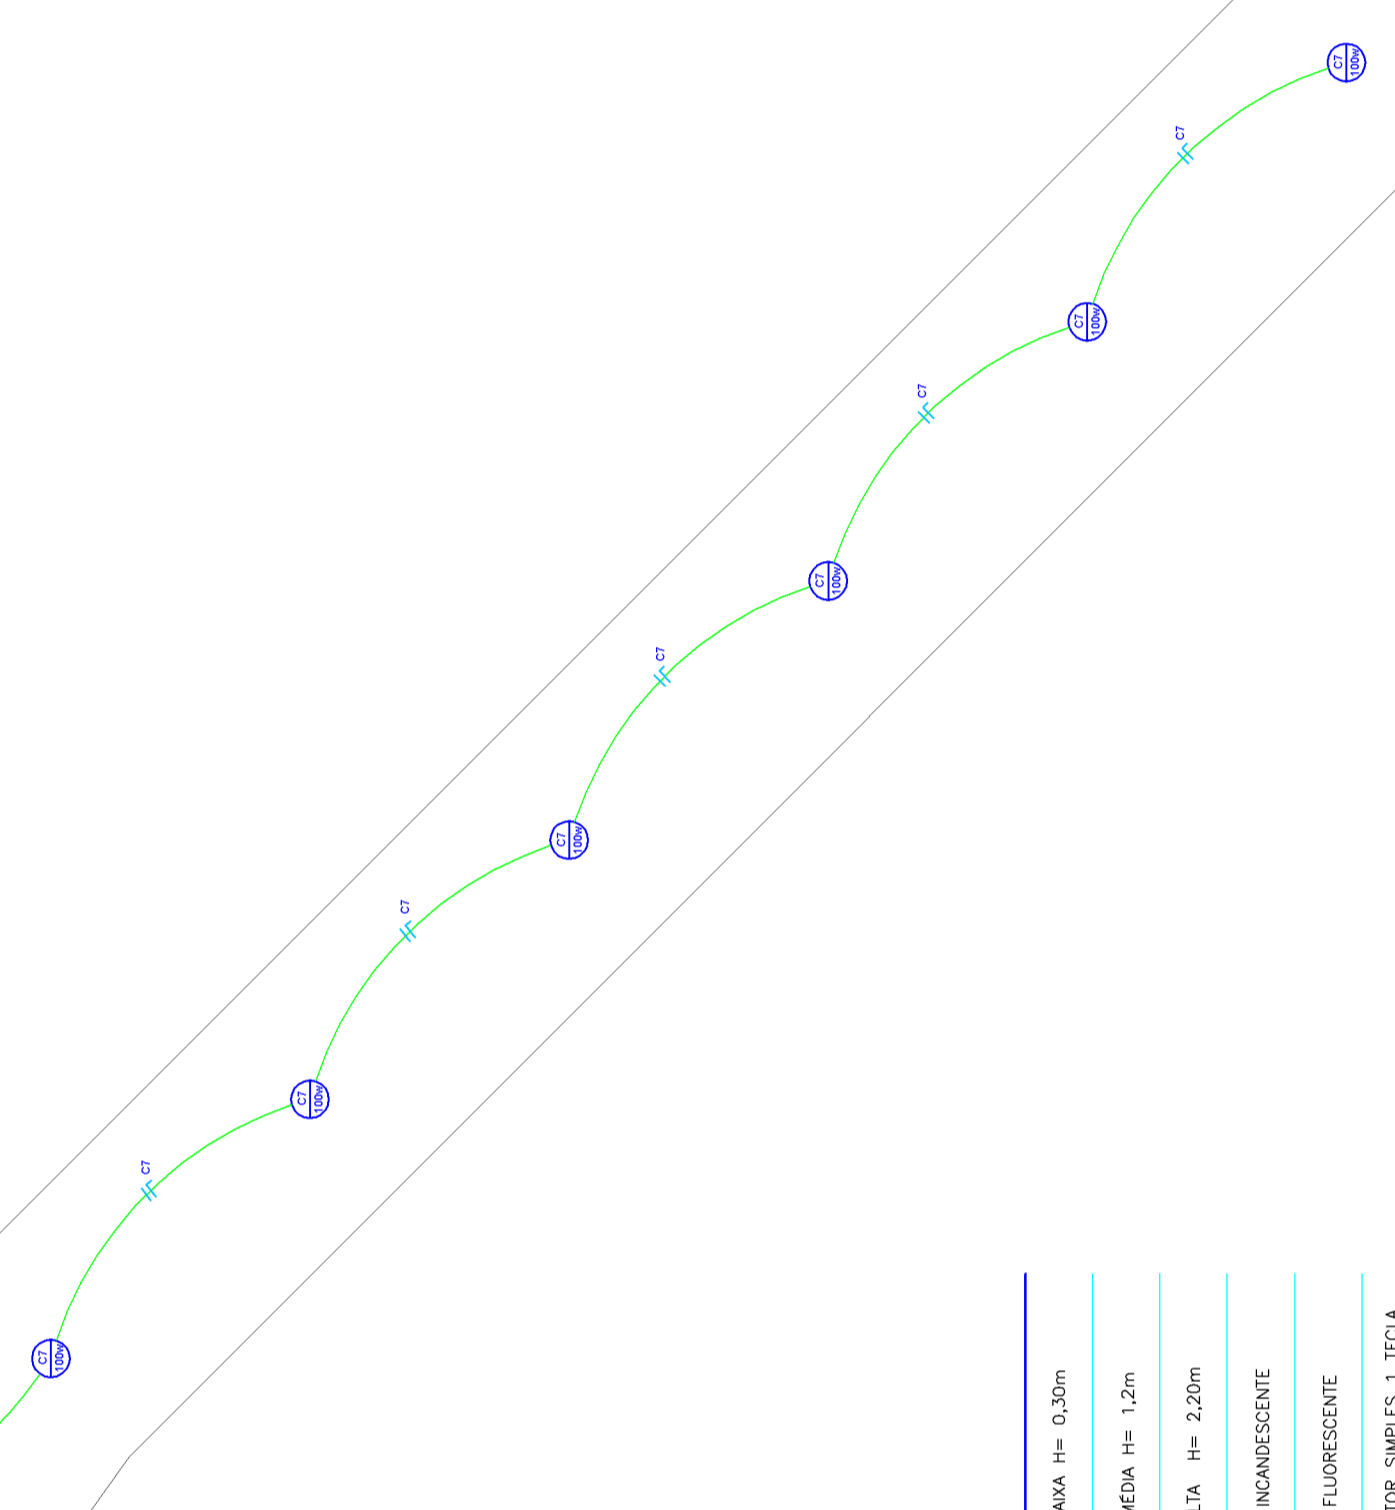

	TOMADA BAIXA H= 0,30m
	TOMADA MEDIA H= 1,20m
	TOMADA ALTA H= 2,20m
	LAMPADA INCANDESCENTE
	LAMPADA FLUORESCENTE
	INTERRUPTOR SIMPLES 1 TECLA
	INTERRUPTOR 2 TECLAS
	INTERRUPTOR PAINELLO 1 TECLA
	CENTRO DE DISTRIBUICAO
	QUADRO DE MEDICAO
	FIOS NEUTRO, FASE, RETORNO E TE

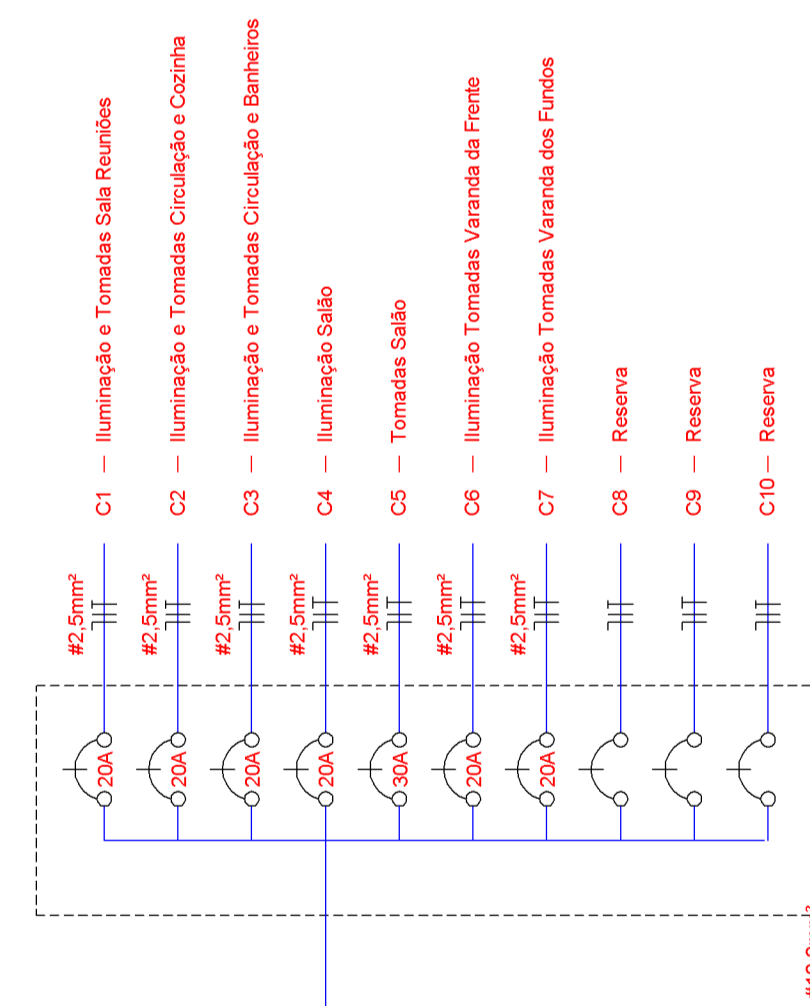

- C1 - Iluminação e Tomadas Sala Reunidos
- C2 - Iluminação e Tomadas Circulação e Cozinha
- C3 - Iluminação e Tomadas Circulação e Banheiros
- C4 - Iluminação Salão
- C5 - Tomadas Salão
- C6 - Iluminação Tomadas Varandas da Frente
- C7 - Iluminação Tomadas Varandas dos Fundos
- C8 - Reserva
- C9 - Reserva
- C10 - Reserva

Circuito	Designação	Quantidade de Cargas									
		2000	2500	3000	3500	4000	4500	5000	5500	6000	6500
C1	Iluminação e Tomadas Sala Reunidos	2	1	1	1	1	1	1	1	1	1
C2	Iluminação e Tomadas Circulação e Cozinha	2	1	1	1	1	1	1	1	1	1
C3	Iluminação e Tomadas Circulação e Banheiros	2	1	1	1	1	1	1	1	1	1
C4	Iluminação Salão	2	1	1	1	1	1	1	1	1	1
C5	Tomadas Salão	2	1	1	1	1	1	1	1	1	1
C6	Iluminação Tomadas Varandas da Frente	2	1	1	1	1	1	1	1	1	1
C7	Iluminação Tomadas Varandas dos Fundos	2	1	1	1	1	1	1	1	1	1
C8	Reserva	2	1	1	1	1	1	1	1	1	1
C9	Reserva	2	1	1	1	1	1	1	1	1	1
C10	Reserva	2	1	1	1	1	1	1	1	1	1

**AMURES** ASSOCIAÇÃO DE MUNICÍPIOS DA REGIÃO SERRANA

**PREFEITURA MUNICIPAL CORREIA PINTO - SC**

ASSessoria Técnica

PROJETO: Audubon Guedes S.P.Filho, Eng. CIVIL - CRIB 148474-0.

PREFEITO: VÂNIO POSTER

DESENHO: ANDERSON CARNEIRO

TOPÓGRAFO: VENÍCIO P. BERNARDO

ESCALA: 1:100

DATA: NOVENBR/2011

PARQUE DE EXPOSIÇÕES  
PREFEITURA MUNICIPAL DE  
CORREIA PINTO SC

PLANTA BAIXA ELÉTRICA  
C.C.O E PASSARELA.

**09**