



**PLANTA TRATAMENTO ESGOTO CLOACAL  
(Sem Escala)**


O cálculo considera a contribuição diária de: 600 pessoas (locais de curta duração) com consumo diário de 02 litros cada. e limpeza a cada 02 anos, obedecendo a NBR 7229/83 e NBR 13969/97.

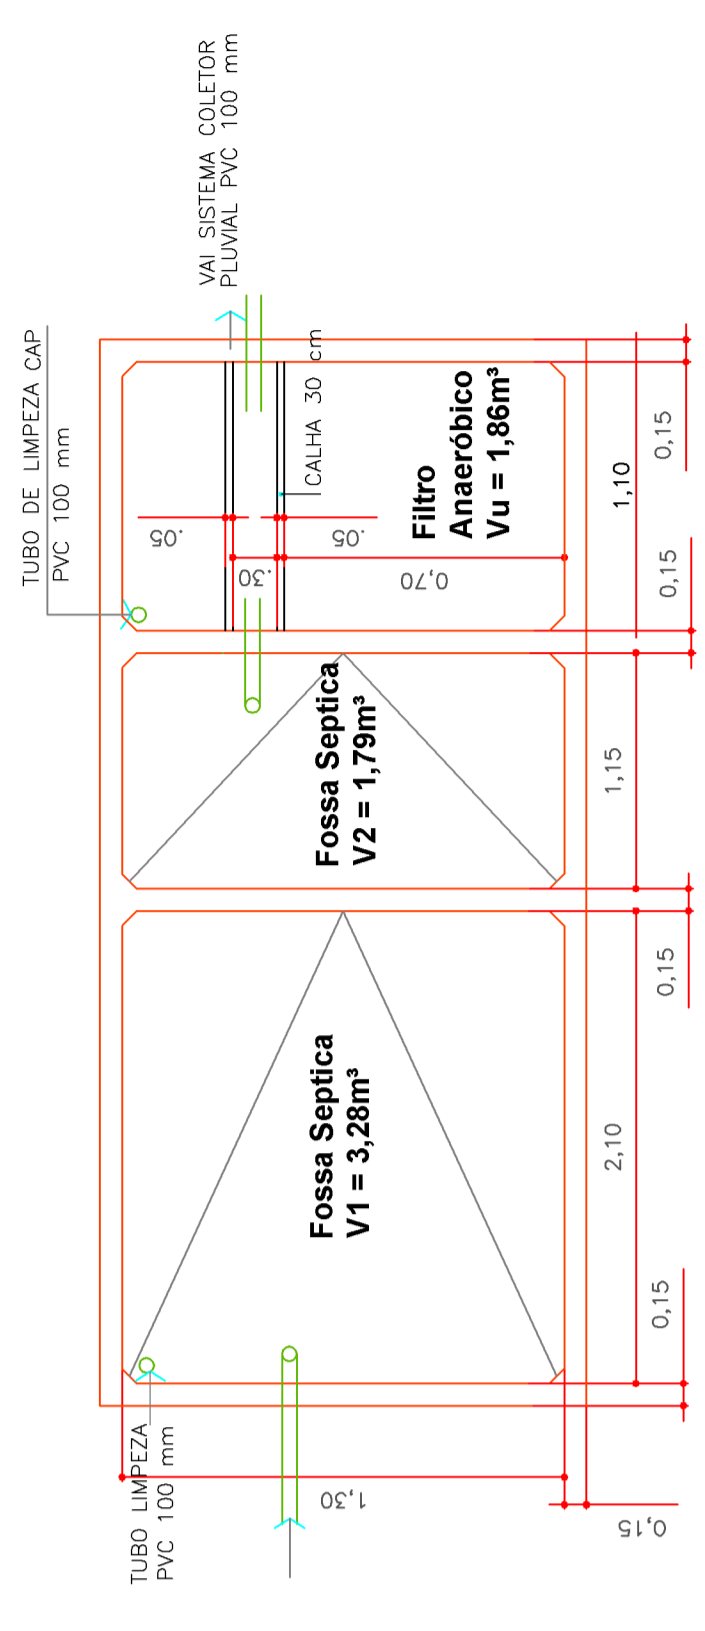

**PLANTA BAIXA**

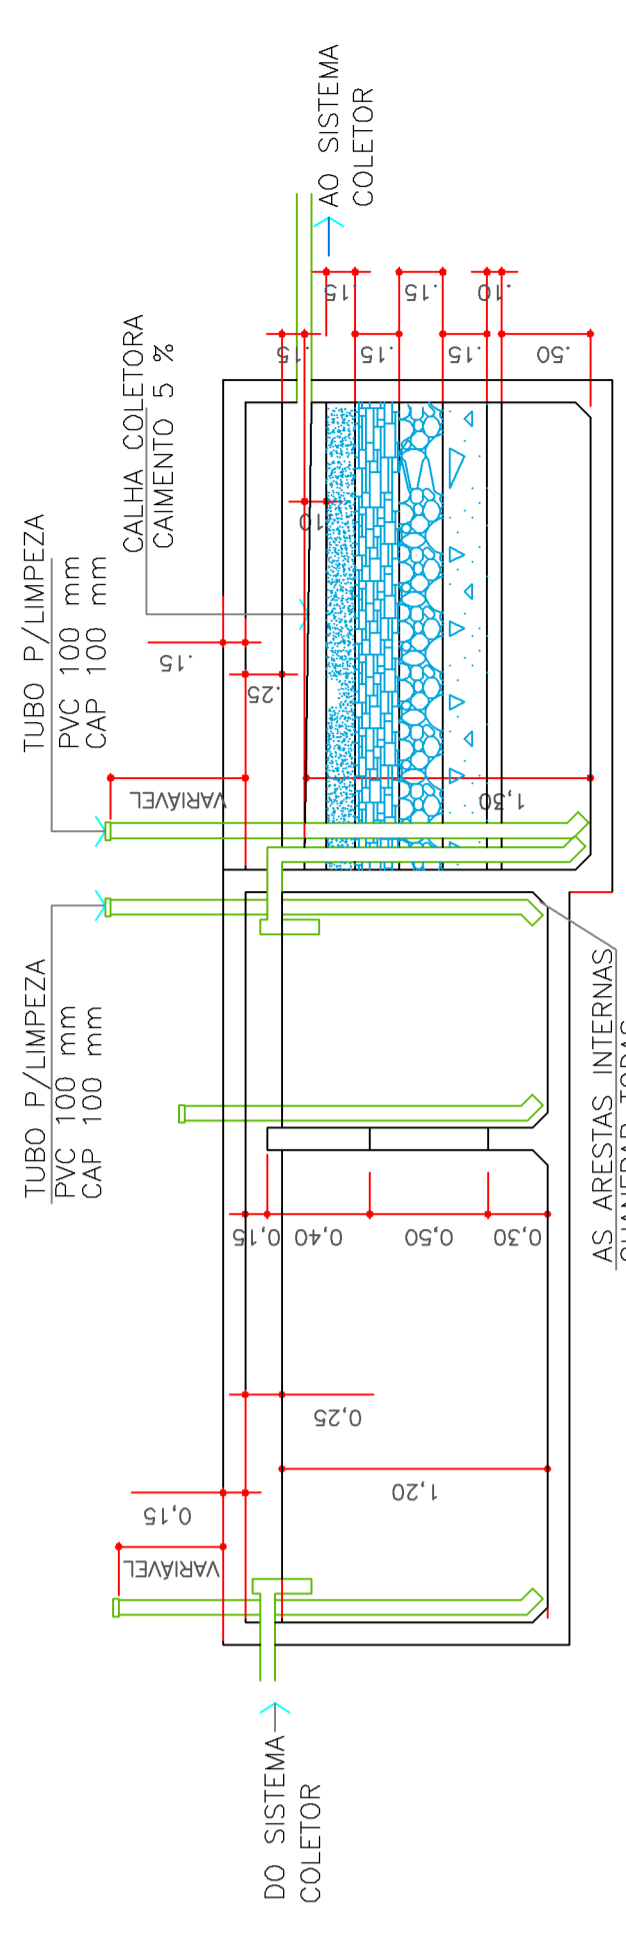

**CORTE**

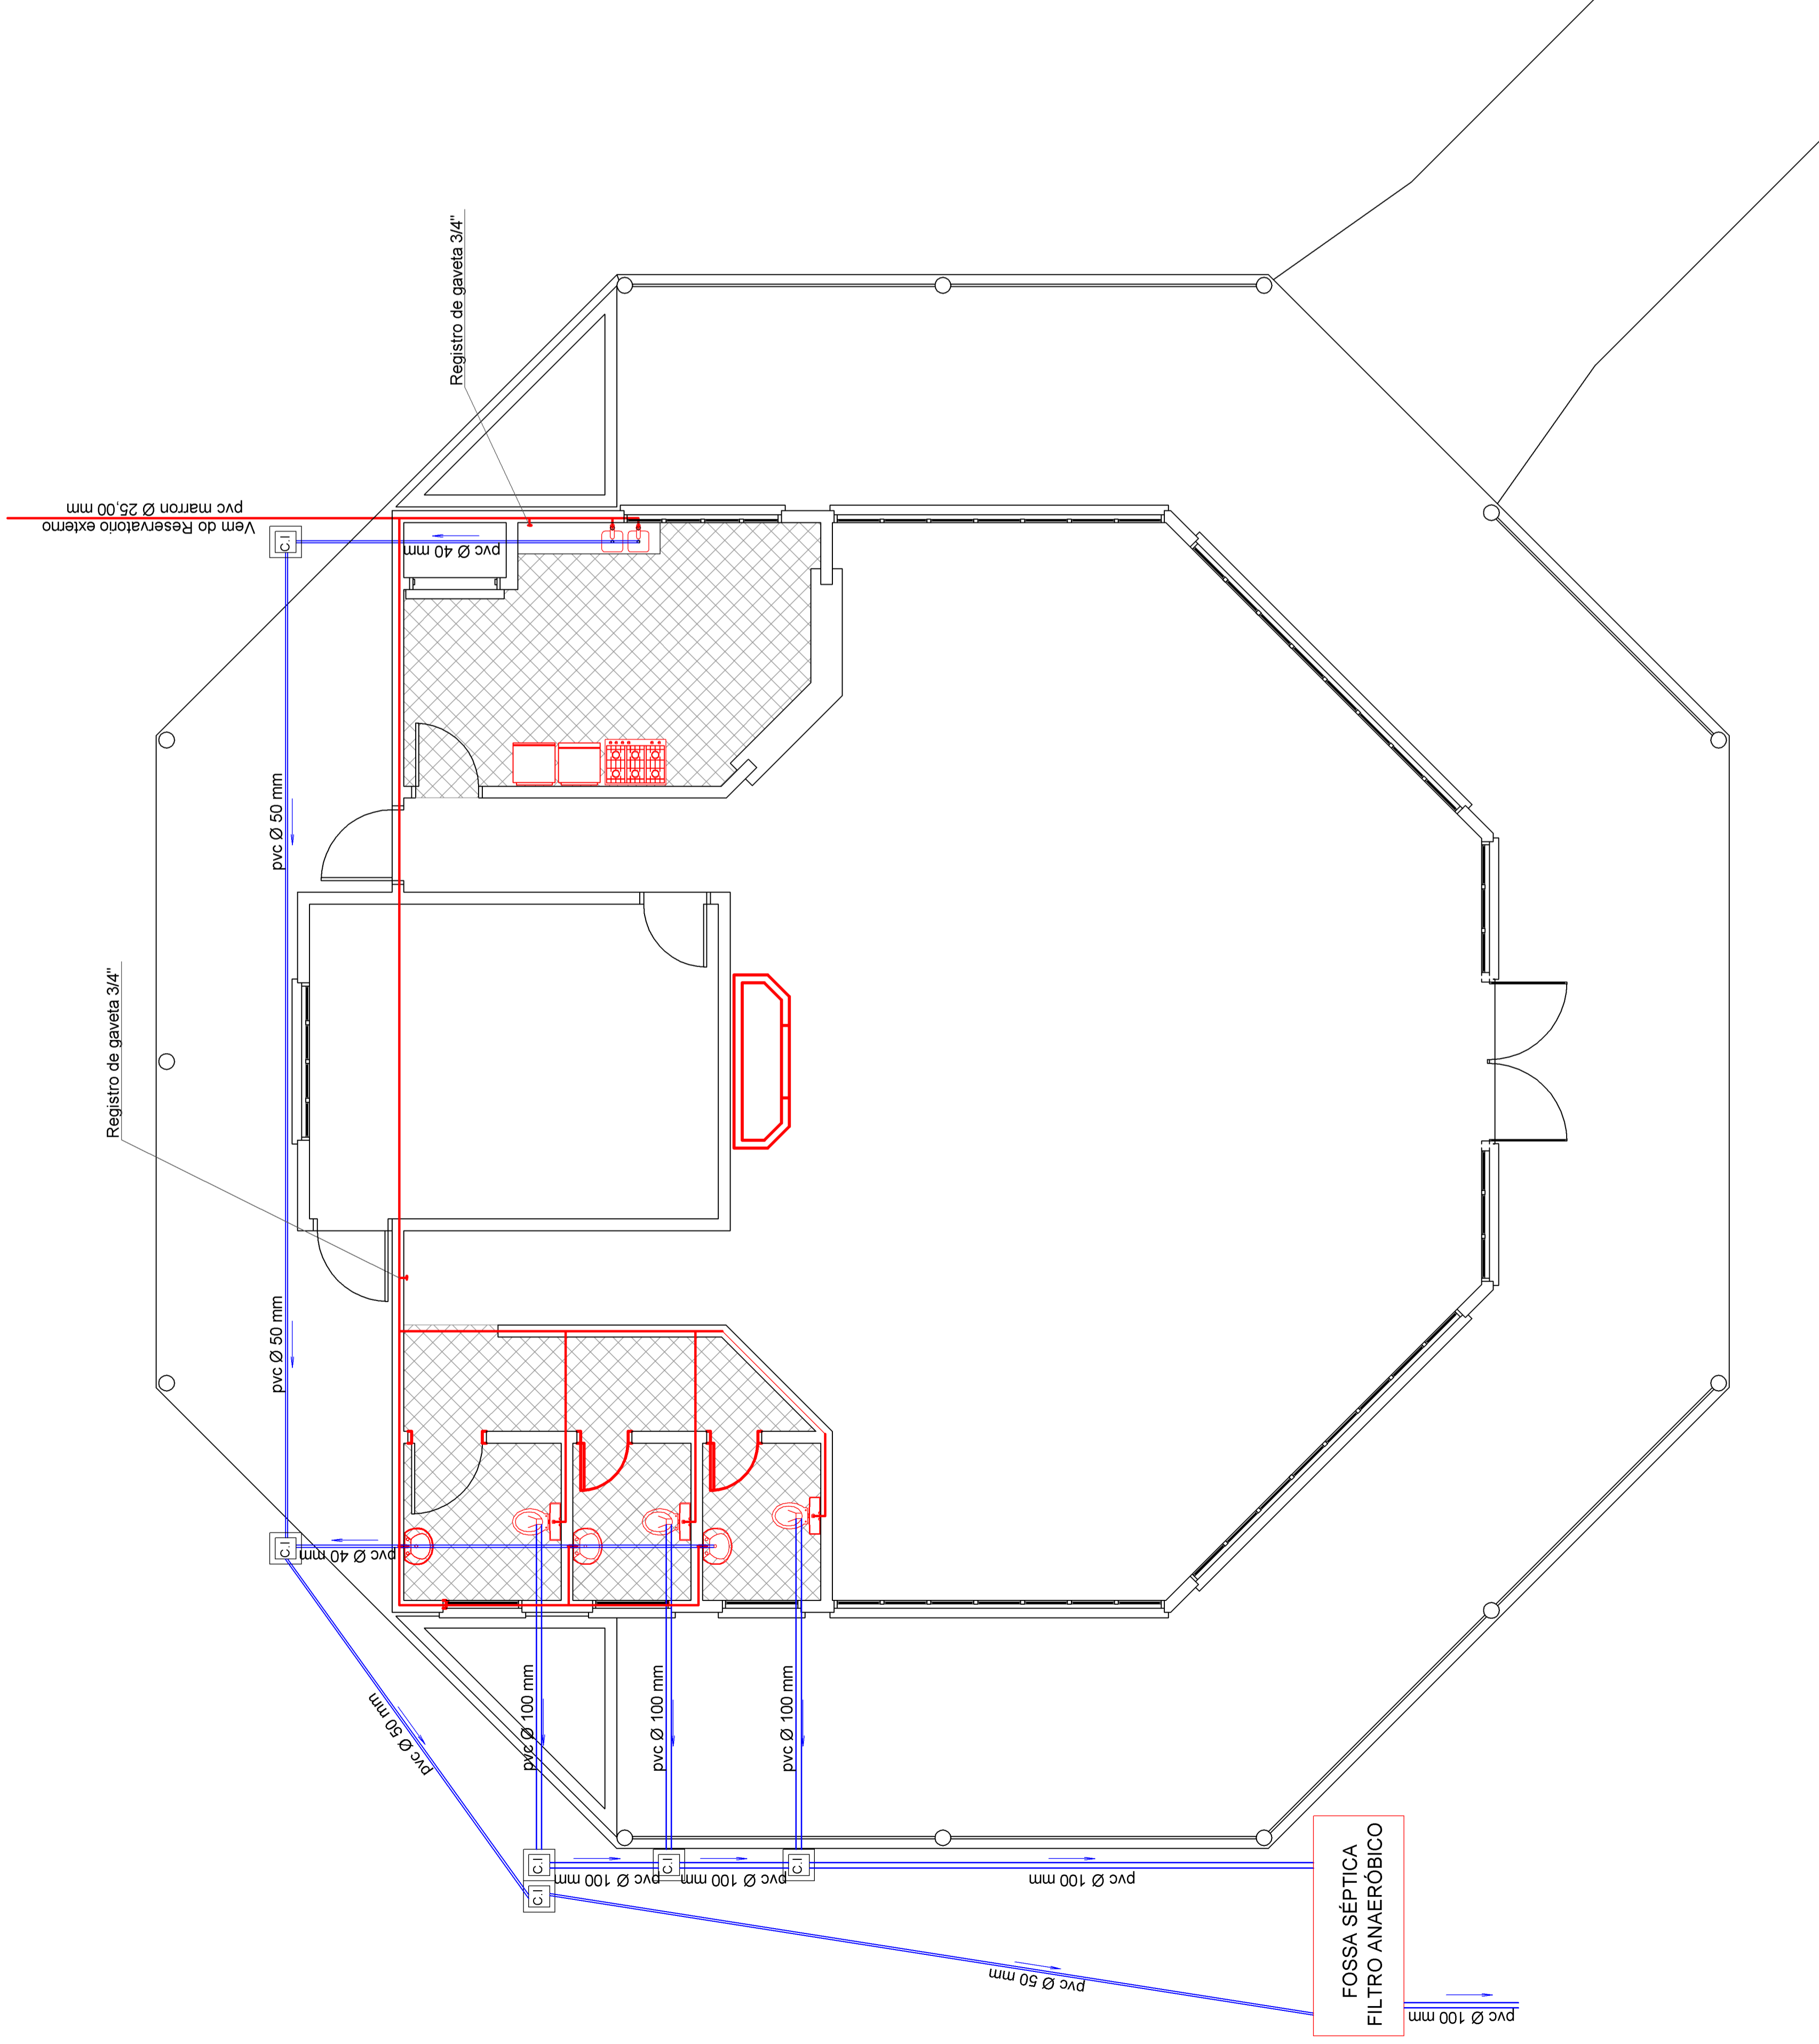

**PLANTA HIDRO SANITÁRIO**

**AMURES**

ASSOCIAÇÃO DE MUNICÍPIOS DA REGIÃO SERRANA

**PREFEITURA MUNICIPAL CORREIA PINTO - SC**

**10**

ASSESSORIA TÉCNICA

OBRA:

PROJETO: **PARQUE DE EXPOSIÇÕES PREFEITURA MUNICIPAL DE CORREIA PINTO SC**

ANDréia Guedes S.P. Filho. Eng. CIVIL - CRIB 148476.

PREFEITO: **VÁNIQ POSTER**

PLANTA HIDRO SANITÁRIA C.C.O

DESENHO: **ANDERSON CARNEIRO**

ESCALA: **1:100**

TOPÓGRAFO: **VENÍCIO P. BERNARDO**

DATA: **NOVEMBRO/2011**