



Planta Baixa - Hidráulico
escala 1:50

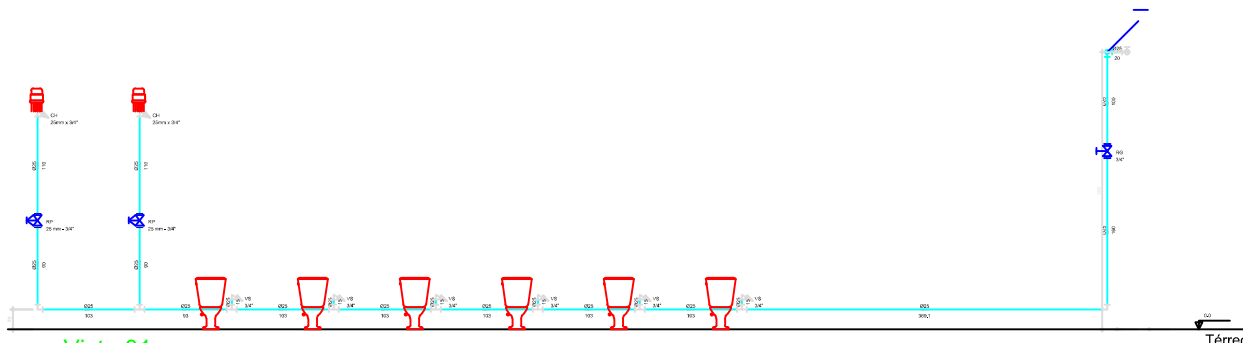

Vista 01
escala 1:25

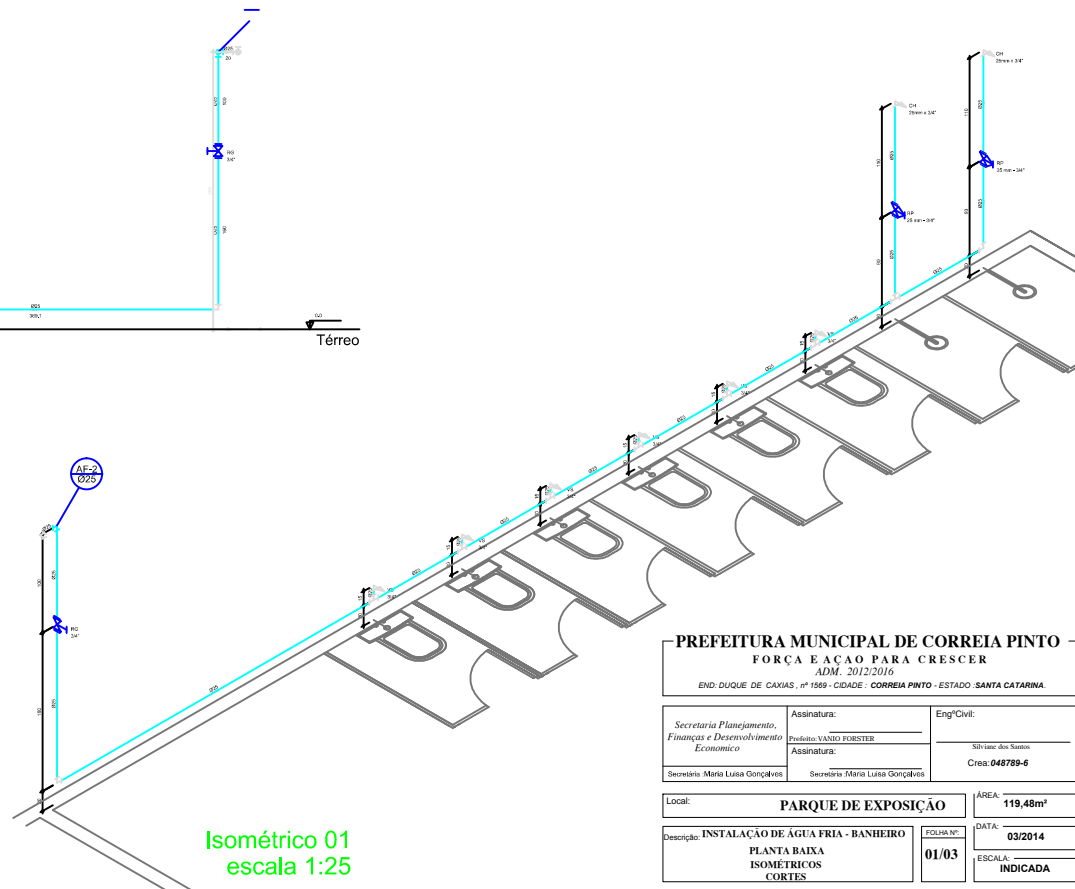

Isométrico 01
escala 1:25

PREFEITURA MUNICIPAL DE CORREIA PINTO
FORÇA E AÇÃO PARA CRESCER
 ADM - 2012/2016
 END: DIQUE DE CAXIAS, nº 1569 - CIDADE: CORREIA PINTO - ESTADO: SANTA CATARINA.

Secretaria Planejamento, Finanças e Desenvolvimento Economico	Assinatura: Instituto VANDY FORSTER Assinatura: Secretaria Maria Luiza Gonçalves	Engº Civil: Sítio São dos Sábios Crea: 048789-6
---	---	---

Local:	PARQUE DE EXPOSIÇÃO	ÁREA:	119,48m²
--------	----------------------------	-------	-----------------

Descrição:	INSTALAÇÃO DE ÁGUA FRIA - BANHEIRO PLANTA BAIXA ISOMÉTRICOS CORTES	FOLHA Nº:	01/03	DATA:	03/2014
		ESCALA:	INDICADA		