


Planta Baixa - Sanitário
escala 1:50

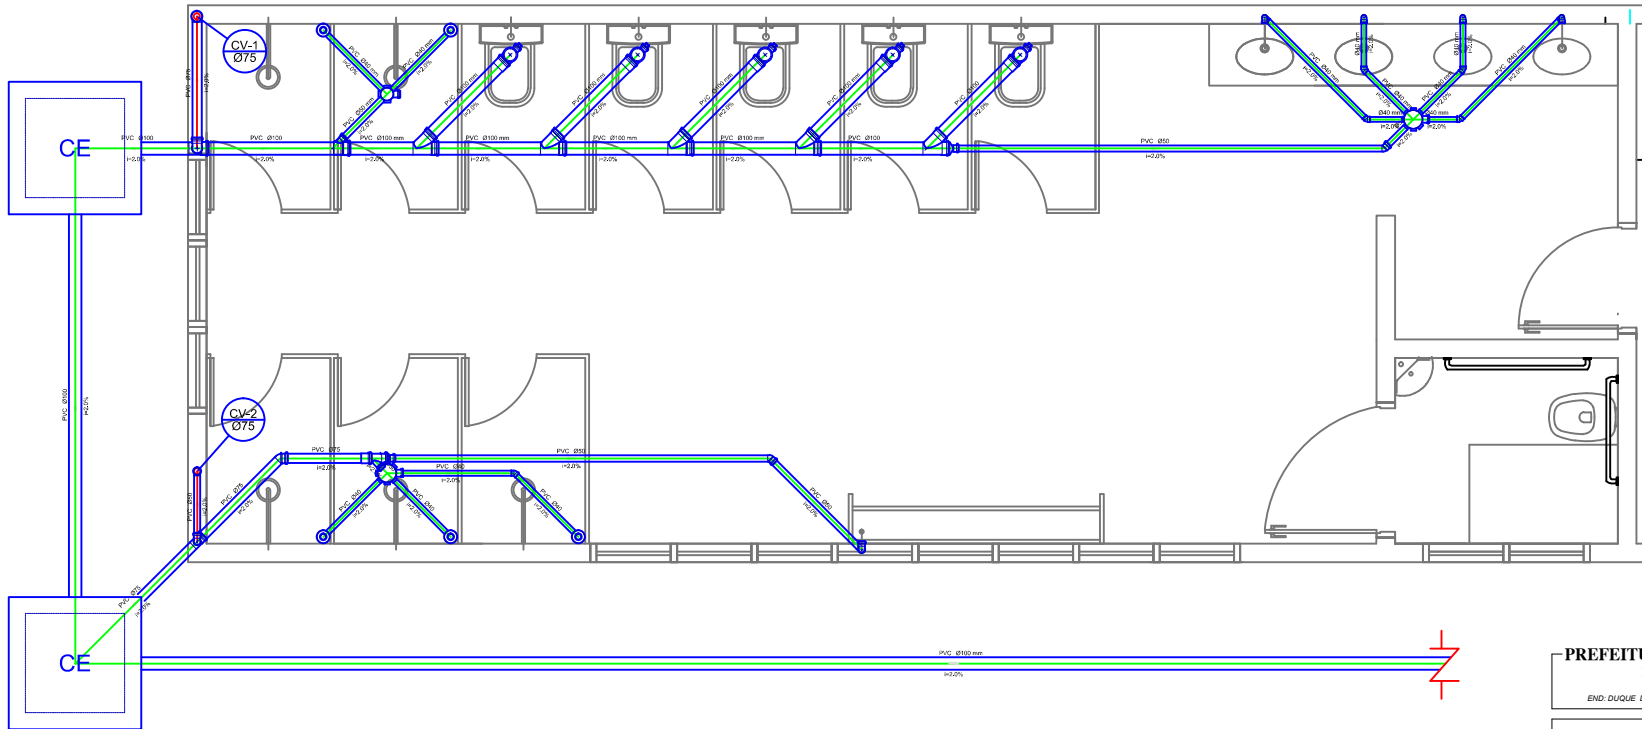

Detalhe S1
escala 1:20

PREFEITURA MUNICIPAL DE CORREIA PINTO FORÇA E AÇÃO PARA CRESCER ADM - 2012/2016 END: DUQUE DE CAXIAS, Nº 1959 - CIDADE: CORREIA PINTO - ESTADO: SANTA CATARINA.		
Secretaria Planejamento, Finanças e Desenvolvimento Economico Secretaria: Maria Luiza Gonçalves	Assinatura: Assinado: VANDY FORSTER Assinatura: Secretaria: Maria Luiza Gonçalves	Engº Civil: Sítio: São dos Santos Crea: 048789-6
Local: PARQUE DE EXPOSIÇÃO	ÁREA: 119,48m²	
Descrição: INSTALAÇÃO DE ESGOTO - BANHEIRO	FOLHA Nº: 01/03	DATA: 03/2014
PLANTA BAIXA DETALHES		ESCALA: INDICADA