
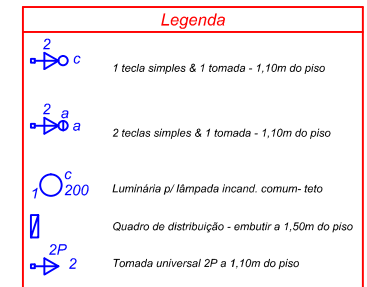


QD1 (Quadro)

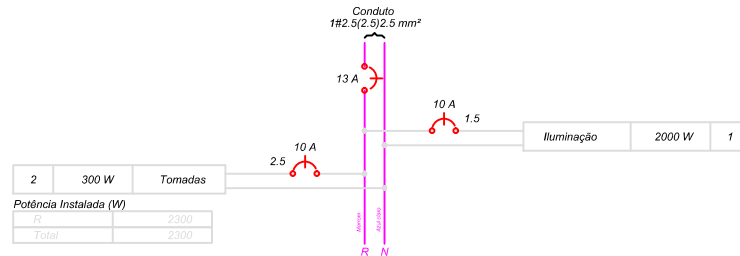

Quadro de Cargas (QD1)

| Circuito | Descrição | Esquema | Método de inst. | V (V) | Iluminação (W) | Tomadas (W) | Pot. total. (VA) | Pot. total. (W) | Fases | Pot. - R (W) | Pot. - S (W) | Pot. - T (W) | FCT | FCA | In' (A) | Seção (mm ²) | Ic (A) | Disj (A) | dV parc (%) | dV total (%) |
|--------------|------------|---------|-----------------|-------|----------------|-------------|------------------|-----------------|-------|--------------|--------------|--------------|------|------|---------|--------------------------|--------|----------|-------------|--------------|
| 1 | Iluminação | F+N | B1 | 220 V | 10 | 100 | 2000 | 2000 | R | 2000 | | | 1,00 | 1,00 | 7,3 | 1,5 | 17,5 | 10,0 | 1,19 | 1,19 |
| | a | | | | 4 | | 800 | 800 | R | 800 | | | | | 1,00 | 7,3 | 1,5 | 17,5 | | |
| | b | | | | 4 | | 800 | 800 | R | 800 | | | | | 1,00 | 3,6 | 7,5 | 17,5 | | |
| | c | | | | 2 | | 400 | 400 | R | 400 | | | | | 1,00 | 1,8 | 1,5 | 17,5 | | |
| 2 | Tomadas | F+N | B1 | 220 V | | 3 | 333 | 300 | R | 300 | | | 1,00 | 1,00 | 1,0 | 2,5 | 24,0 | 10,0 | 0,05 | 0,05 |
| TOTAL | | | | | 10 | 3 | 2333 | 2300 | R | 2300 | 0 | 0 | | | | | | | | |

Quadro de Demanda (QD1)

| Tipo de carga | Potência instalada (kVA) | Fator de demanda (%) | Demanda (kVA) |
|---|--------------------------|----------------------|---------------|
| Iluminação e TUG's (Clubes e semelhantes) | 2,33 | 100 | 2,33 |
| TOTAL | | | 2,33 |

PREFEITURA MUNICIPAL DE CORREIA PINTO
FORÇA E AÇÃO PARA CRESCER
 ADM. 2012/2016

END: DUQUE DE CAXIAS, nº 1569 - CIDADE: CORREIA PINTO - ESTADO: SANTA CATARINA.

| | | |
|---|-------------------------|-----------------------------------|
| Secretaria Planejamento, Finanças e Desenvolvimento Economico | Assinatura: _____ | Engº Civil: _____ |
| | Prefeito: VANIO FORSTER | Silviane dos Santos |
| Secretária: Maria Luisa Gonçalves | Assinatura: _____ | Secretária: Maria Luisa Gonçalves |
| | | Cre: 048789-6 |

| | | | |
|------------|---|-------------|---------------------------|
| Local: | PARQUE DE EXPOSIÇÃO | ÁREA TOTAL: | 99,60M² |
| Descrição: | INSTALAÇÃO ELETRICA TENSÃO 220V - MOQUEM | FOLHA Nº: | 01/01 |
| | PLANTA BAIXA DIAGRAMAS | DATA: | 10/2014 |
| | | ESCALA: | 1/50 |