

RUA GETULIO VARGAS


Rede Pública de Abastecimento de Água

AVENIDA TANCREDO NEVES

Ø50 Inc. 3%
Ø50 Inc. 3%
Ø50 Inc. 3%
Ø50
Ø30
Ø25
Ø30
Ø34"

LEGENDA
 01 Hidrômetro
 Caixa de Inspeção
 Tubulação de Esgoto - Ø 50

PROJETO HIDROSSANITÁRIO
 Implantação
 Escala 1/75

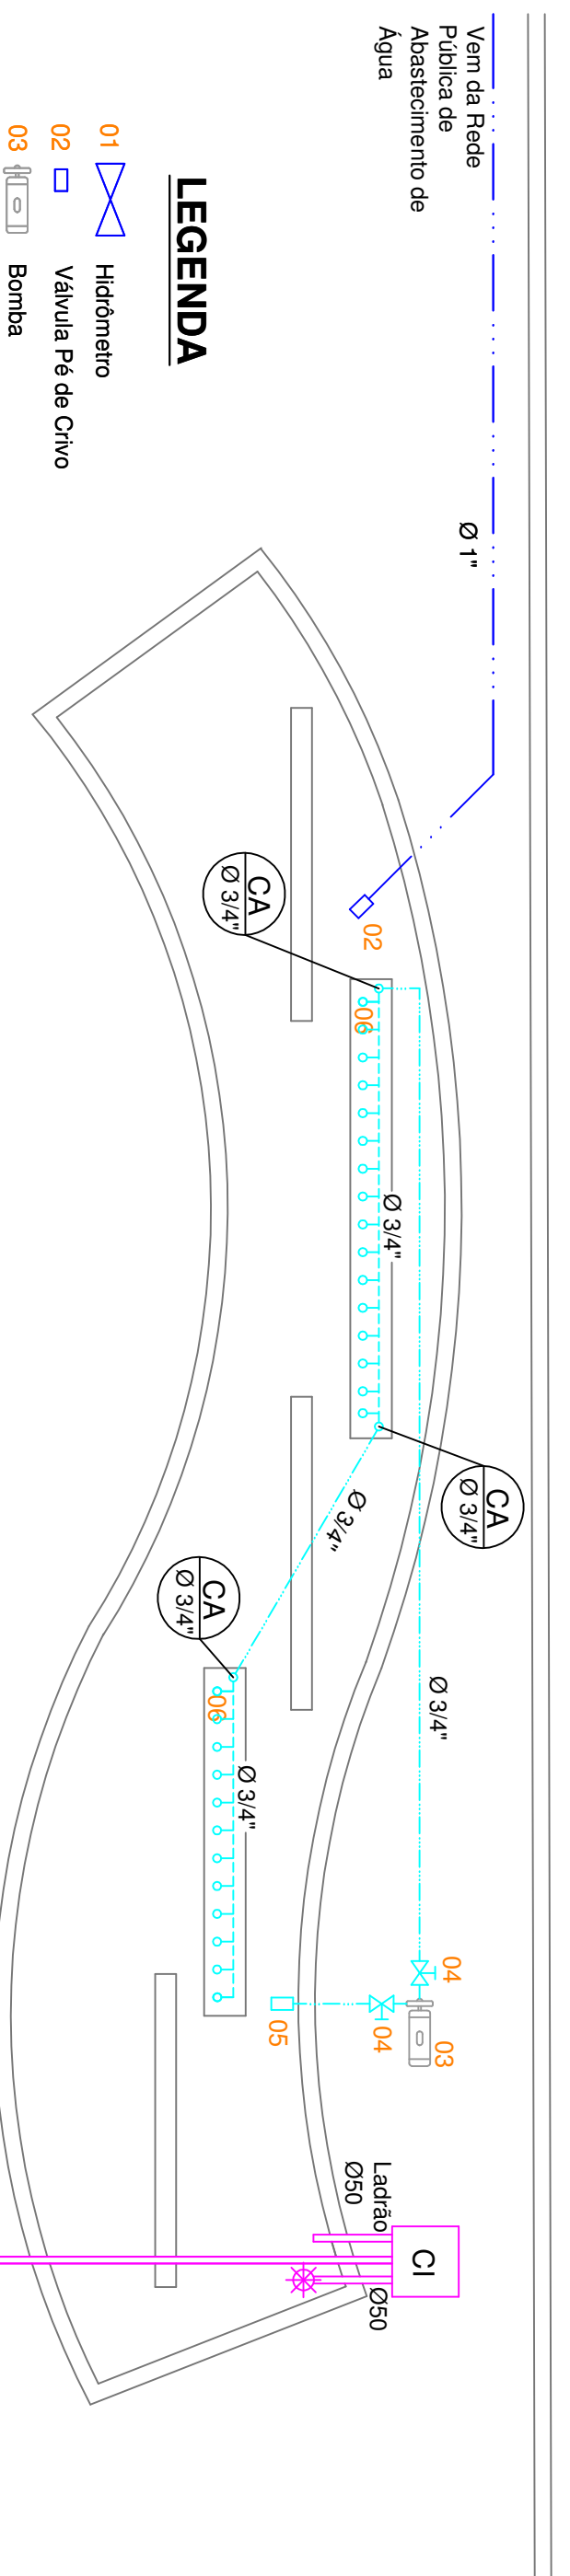

LEGENDA

01 Hidrômetro
 02 Válvula Pie de Chivo
 03 Bomba
 04 Registro de Gaveta - 3/4"
 05 Válvula Pie de Chivo
 06 Bico Tipo Soldado Fino
 Caixa de Inspeção
 Tubulação de Entrada - 3/4"
 Tubulação de Casaca na Faixa Superior
 Tubulação de Esgoto - Ø 30

ESPELHO D'ÁGUA E CASCATAS
 PROJETO HIDROSSANITÁRIO
 Escala 1/50

Va p Rede Pivotal

AMURES
 ASSOCIAÇÃO DE MUNICÍPIOS DA REGIÃO SERRANA

PREFEITURA MUNICIPAL
CORREIA PINTO - SC
08

ASSERVISORIA TÉCNICA	OBRA:
PROJETO: Edificações CNA nº 15245	REVALORIZAÇÃO DA PRAÇA DOMINGOS ALVES RODRIGUES PROJETO HIDROSSANITÁRIO
PREFEITO: YANDY CORSTEN	Planta Baixa e Implantação Área Total da Praça: 1.485,68m² Localização: Avenida Tancredo Neves s/nº Rua Getúlio Vargas, Centro - Correia Pinto SC
DESENHO:	Escala: Indicada
	Nº: 102015